


CONVENÇÃO DE CORES:

INSTALAÇÕES A EXECUTAR

INSTALAÇÕES EXISTENTE

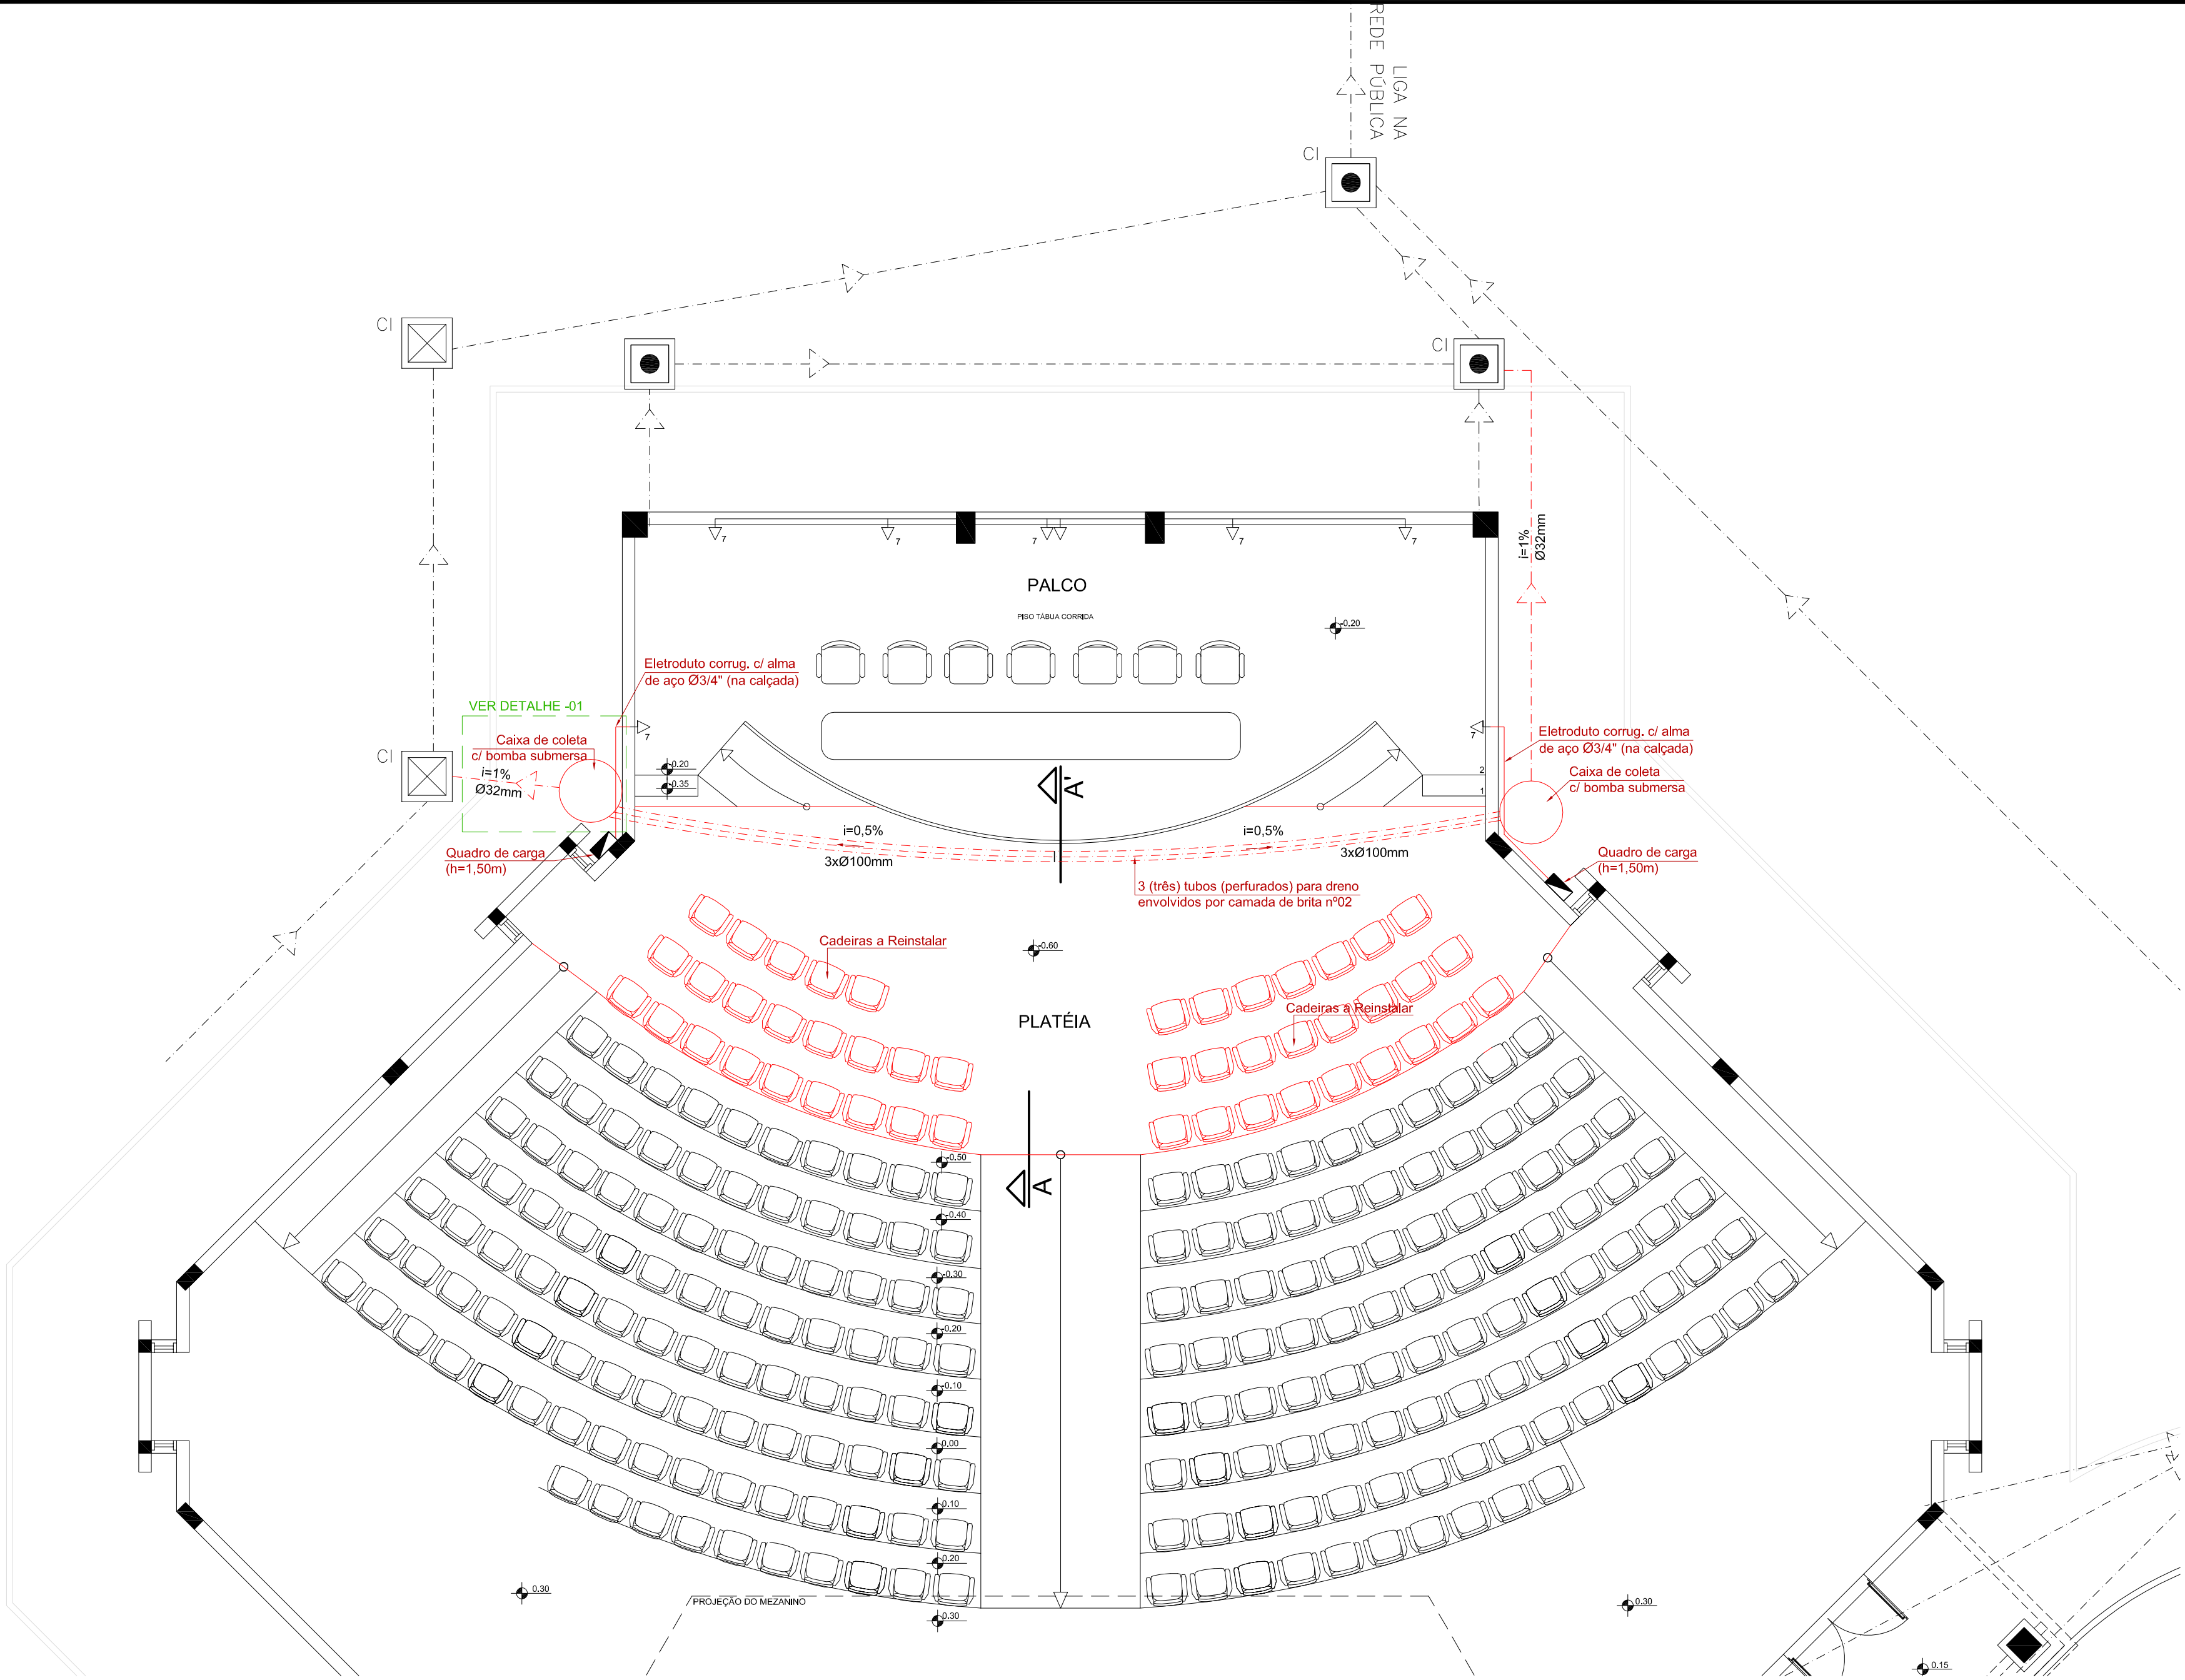

PLANTA BAIXA - A EXECUTAR
ESCALA: 1/75

INSTITUTO FEDERAL
Sul-rio-grandense

DPO- DIRETORIA DE PROJETOS E OBRAS
Rua Gonçalves Chaves, 3218 - CEP 96015-560 - PELOTAS/RS
Fones: (53) 3026.6209 / 3026.6210 / 3026.6211
dpo@ifsul.edu.br / dpo_cproj@ifsul.edu.br / dpo_cfisc@ifsul.edu.br

RESPONSÁVEL TÉCNICO PROJETO	RESPONSÁVEL TÉCNICO EXECUÇÃO	PROPRIETÁRIO
		INSTITUTO FEDERAL SUL-RIO-GRANDENSE CNPJ: 10.729.992/0001-46
CÂMPUS CAMAQUÃ - DRENAGEM INTERNA DO AUDITÓRIO RUA ANA GONÇALVES DA SILVA, 901-OLARIA, CAMAQUÃ - RS		
PROJETO ARQUITETÔNICO		
PLANTA BAIXA - A EXECUTAR		
DESENHO RICARDO	DATA SETEMBRO/2017	ESCALA 1/75
		PRANCHA PAR 02/03

ÁREA DA OBRA
68,77 m²

VISTO

OBRA
CCA 02/2017

PRANCHA
PAR 02/03